


Rede Cabeamento (TÉRREO)
Escala 1:50

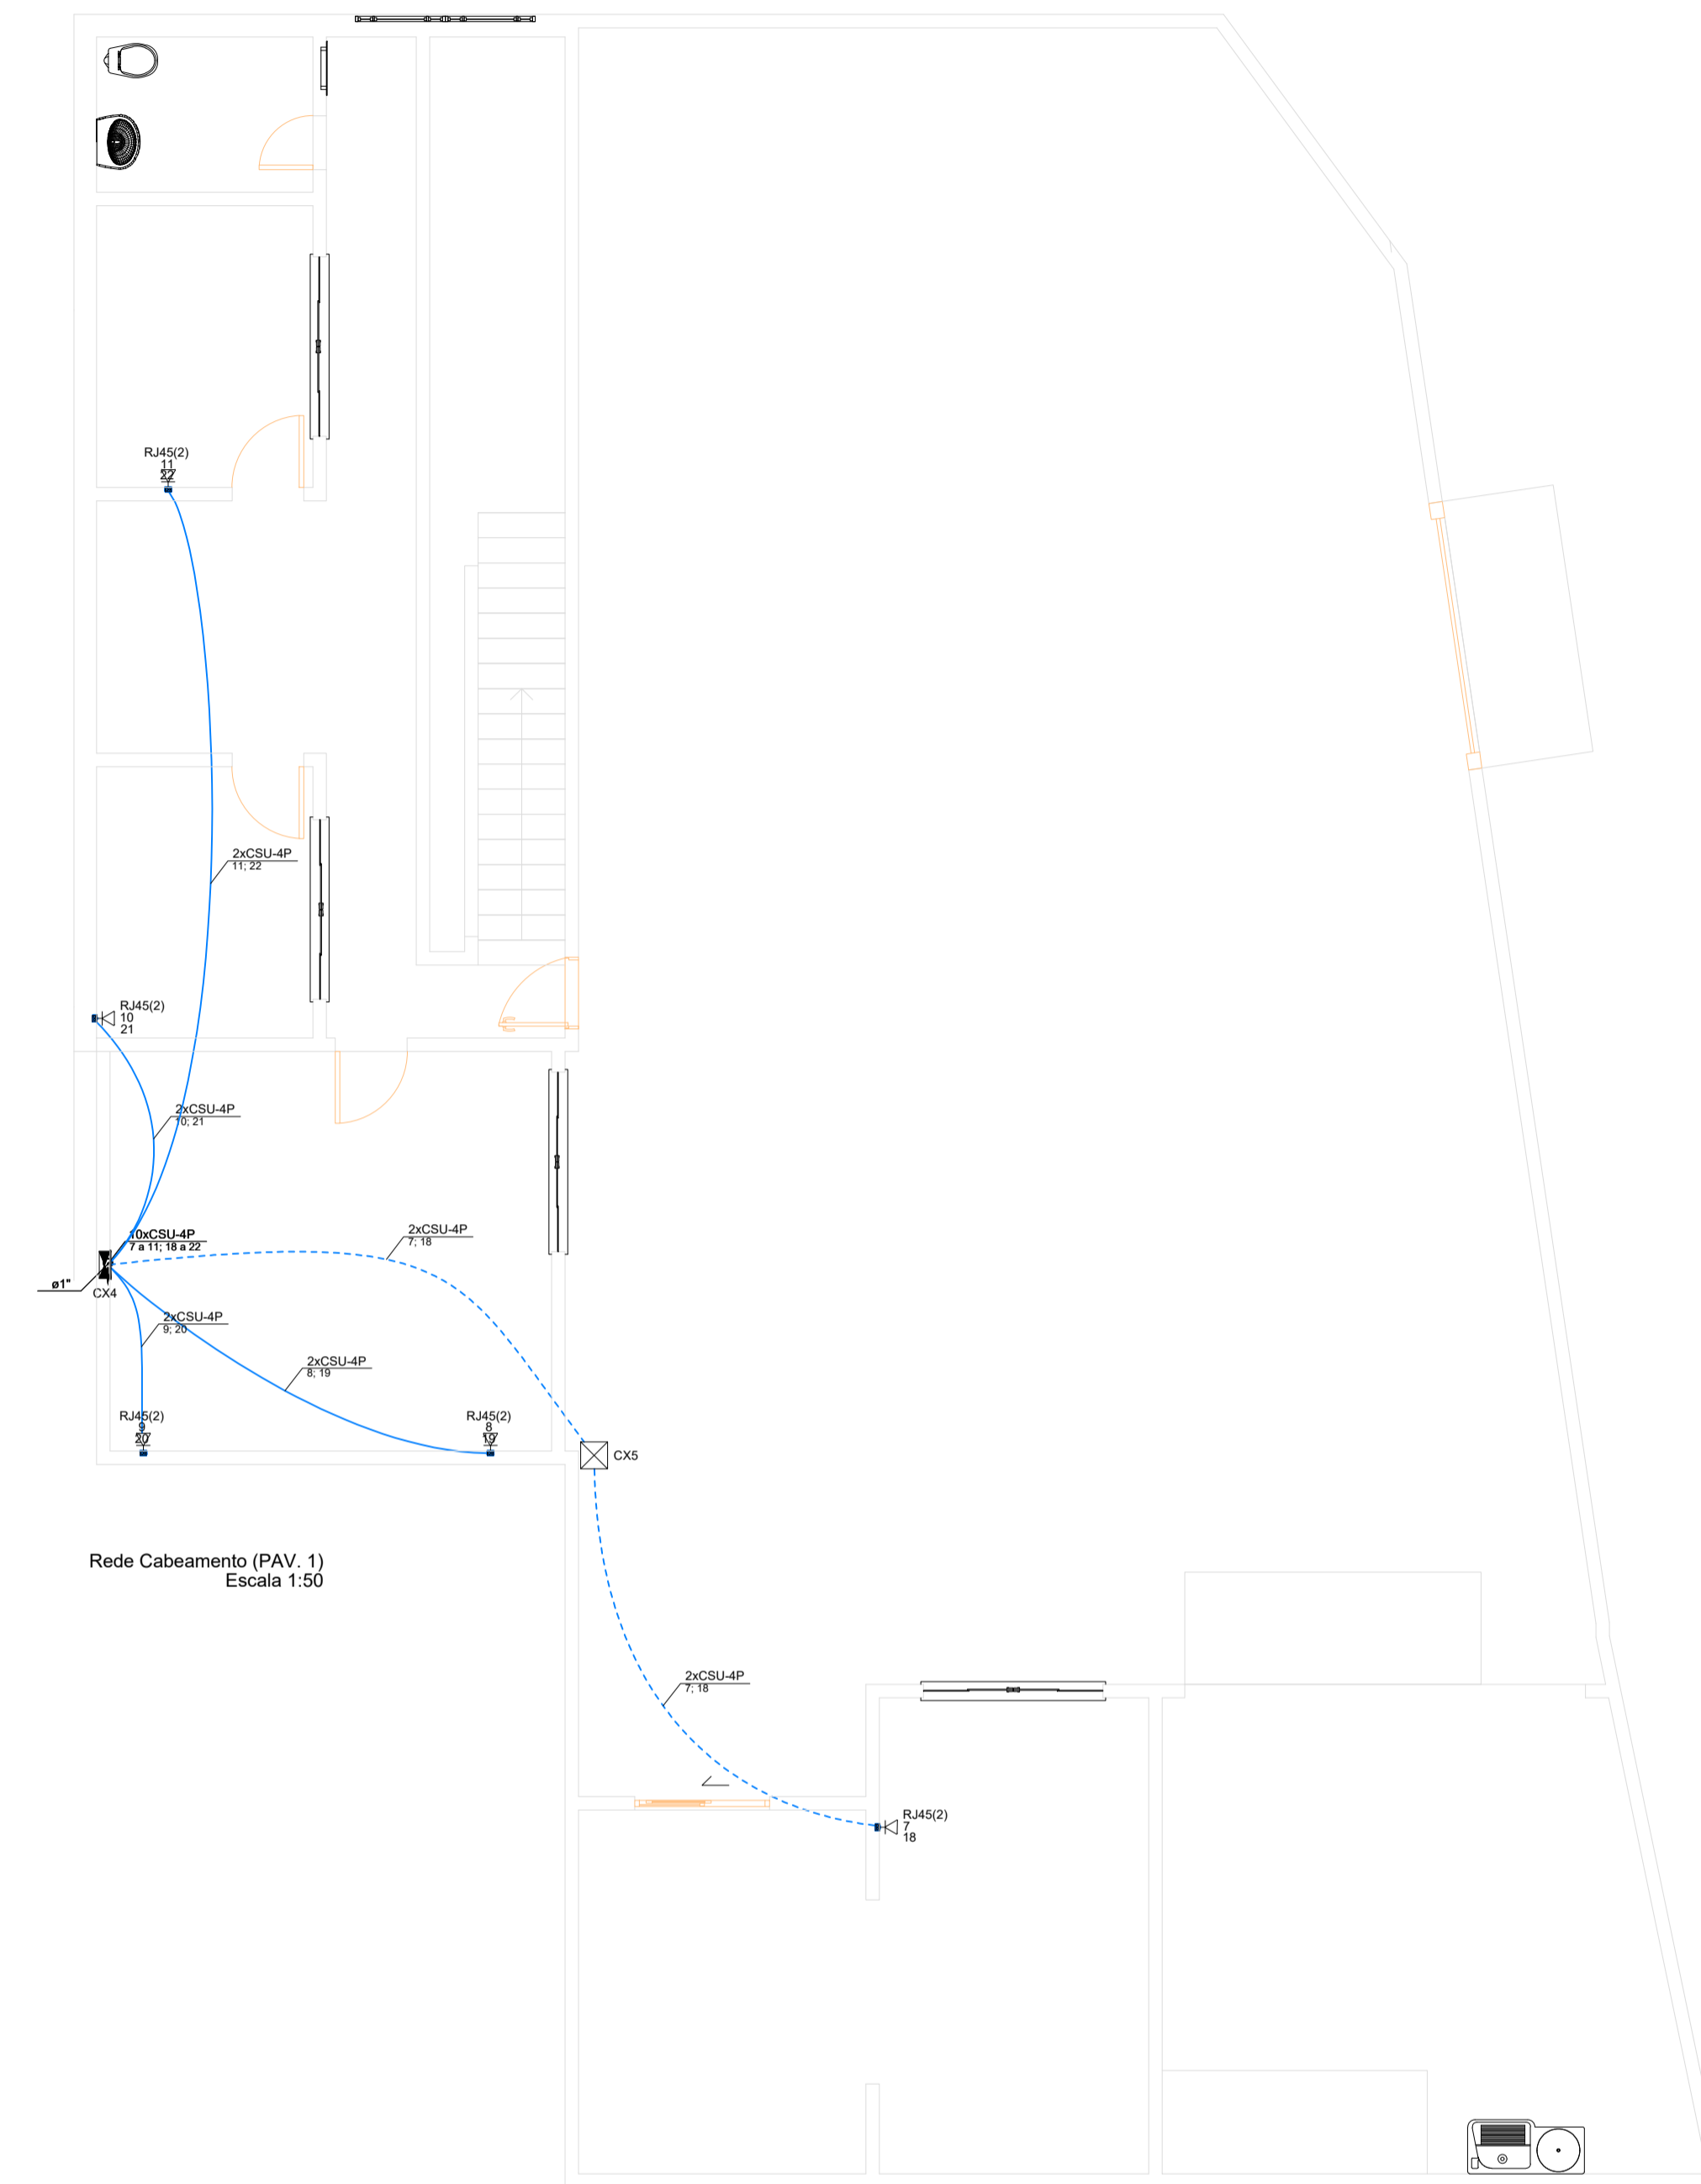

Rede Cabeamento (PAV. 1)
Escala 1:50

Lista de materiais - TÉRREO	
Cabeamento	
Acessórios Cabeamento - Metálico	
Conector RJ45 (OMbr)	22 PC
PABX 50300	1 PC
Switch (10/100BaseTX (EXISTENTE))	24 portas
Acessórios pl. eletrodutos	
Canais PVC 4x2"	12 PC
Cabeamento estruturado - metálico	
UTP-5e (24AWG) 4	252 5,1 m
Caixa de passagem - embutir	
App pintada (ref. L43box) 300x300x120 mm	2 PC
Dispositivo de Cabeamento - embutir	
Placa 2x4" - Bege	
1 módulo - RJ45	2 PC
2 módulos - RJ45	10 PC
Eletroduto PVC flexível	
Diâmetro leve 1"	3,8 m
Rack Aberto padrão - 19" 12U (EXISTENTE)	136 95 m

Legenda - PAV. 1	
	Rack
	Tomada RJ45 - 2 módulos a 0,30m do piso
	Tomada RJ45 a 2,20m do piso
	Caixa de passagem 300x300x120 a 1,10 do piso

Legenda de condutos - TÉRREO	
	Cabeamento Teto
	Média
	Piso

PROJETO DE CABEAMENTO	
ENDEREÇO: RUA CONDÉL SANSÓD, Nº 275, CENTRO, BRASÍLIA DE MINAS	
CONTÉUDO: PLANTA BAIXA CIRCUITOS TERREO PLANTA BAIXA CIRCUITOS PAV.1 LISTA DE MATERIAIS, LEGENDAS	
PROPRIETÁRIO: CAMARA MUNICIPAL DE BRASÍLIA DE MINAS CNPJ: 08.474.000/0001-23	Nº PRANCHA: 1/1
ENG. CIVIL: ALDIR NEIREIRA FILHO CREA-MG: 199.432/D	ESCALA: Sem Escala
DATA: JANEIRO/2023	